



# Grundriss M 1:100

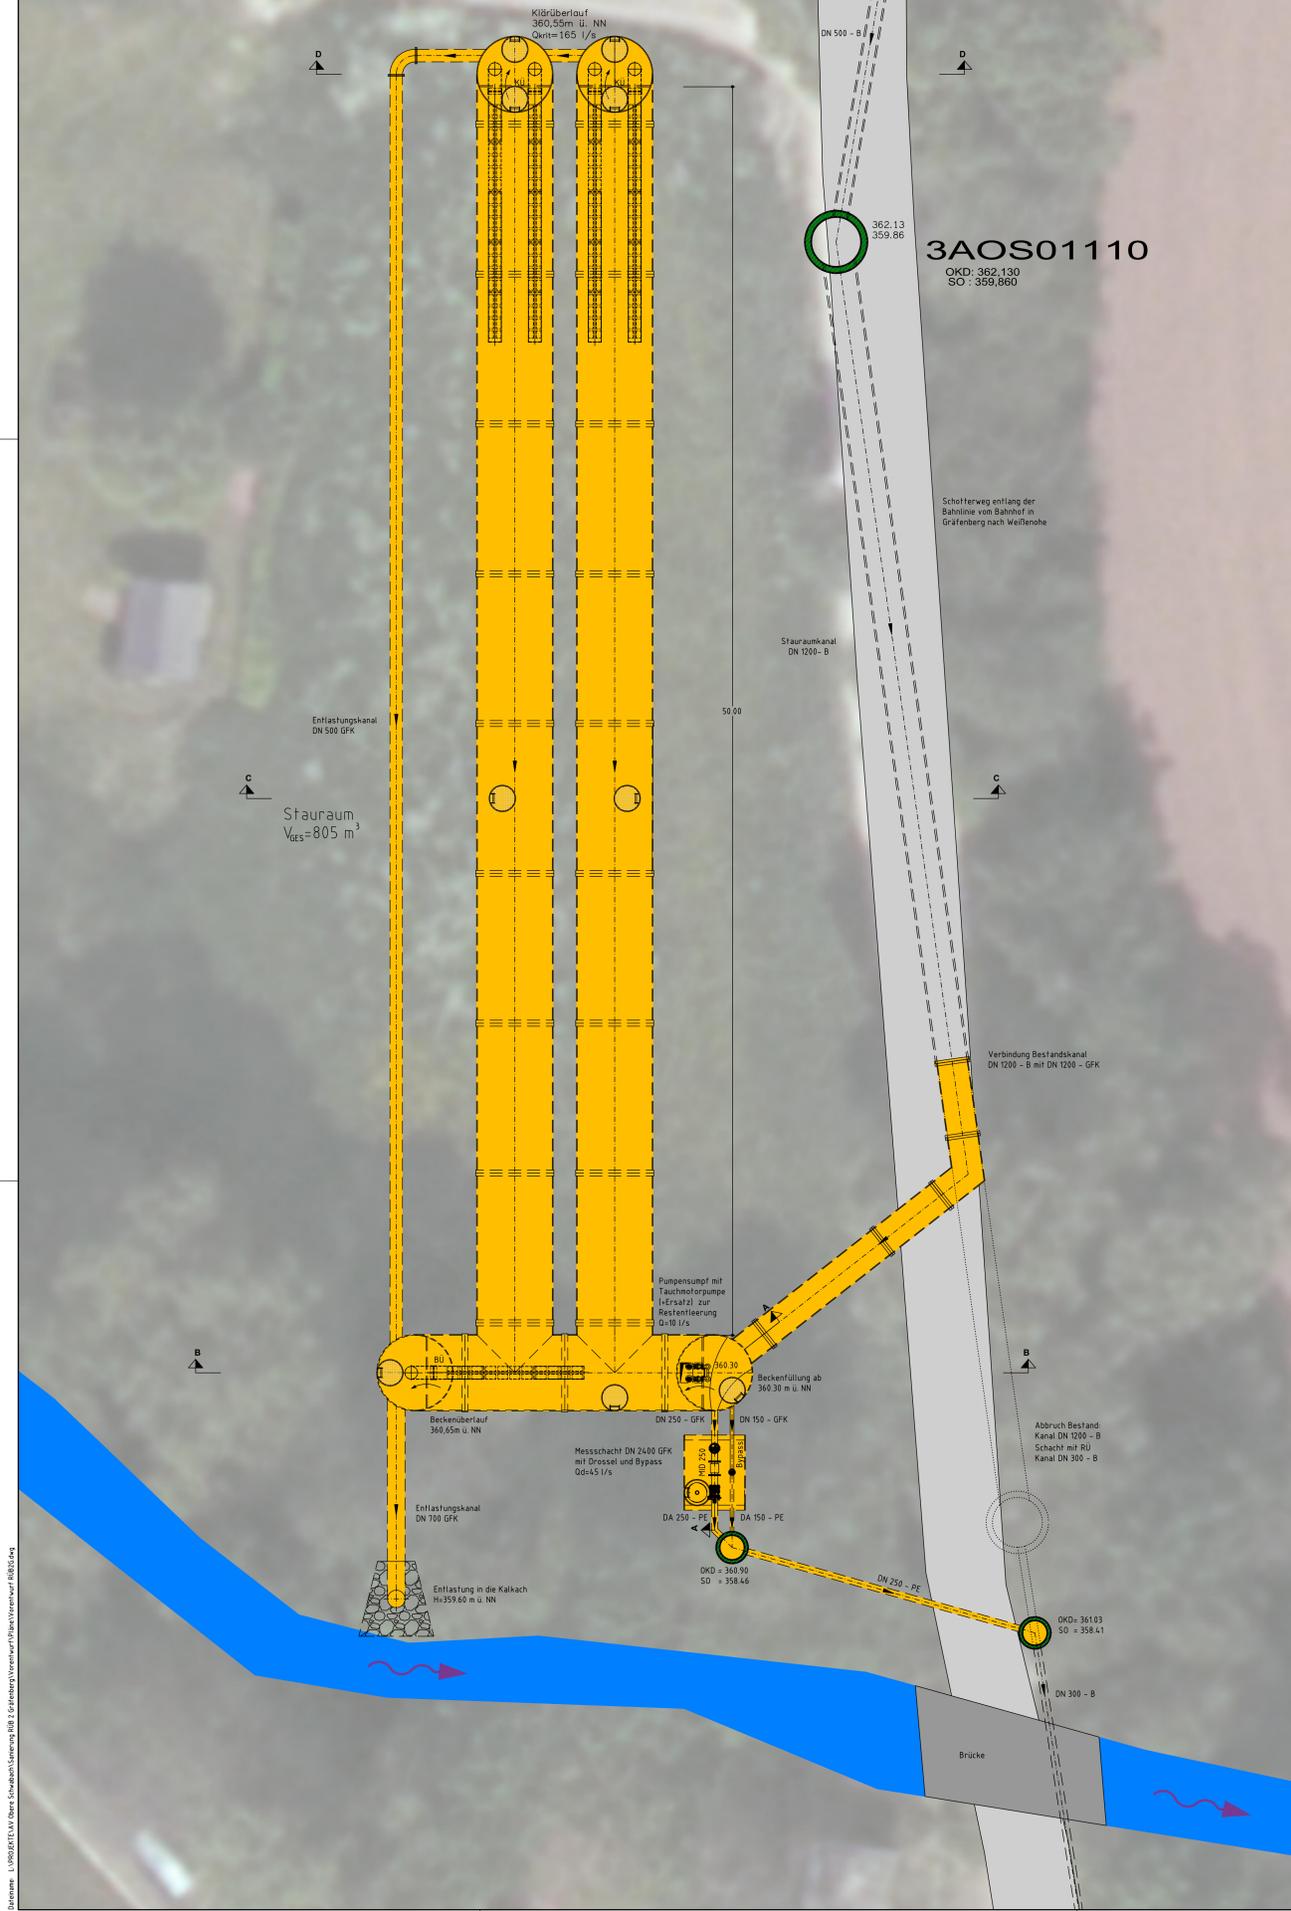


## SCHNITT B-B

M 1:100

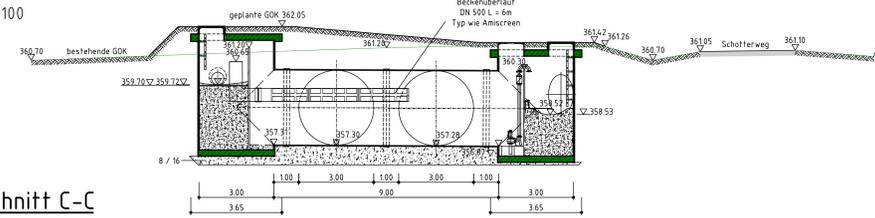


## Schnitt C-C

M 1:100

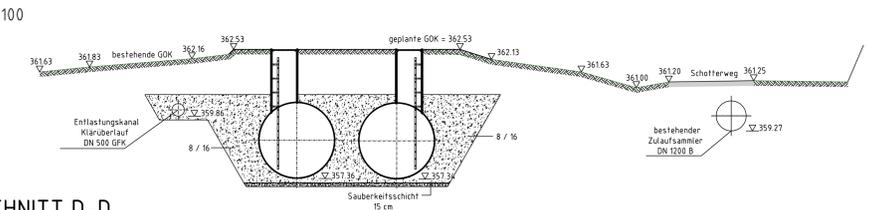


## SCHNITT D-D

M 1:100

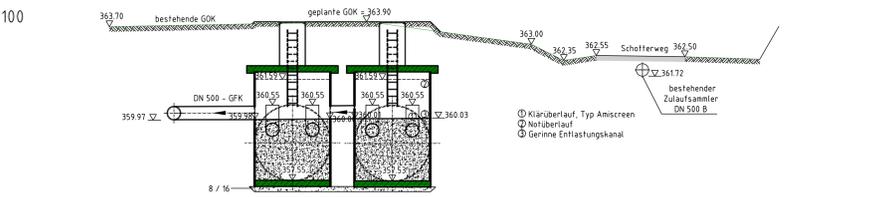

## Schnitt A-A

M 1:50

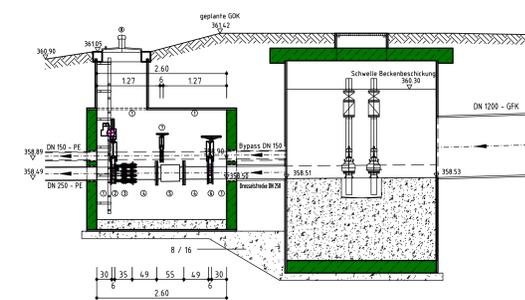

- ① FFR-Stück DN250/250 VA
- ② Plattenschieber DN250 mit Regelantrieb
- ③ Ausboresfluck DN250
- ④ FF-Stück DN250 VA, l=490mm
- ⑤ MD 250
- ⑥ Plattenschieber DN250 mit Handrad
- ⑦ Plattenschieber DN250 mit Handrad
- ⑧ Edelstahlabdeckung 800 mit Entlüftungshaube Fabr. Huber o giv

Vorentwurf  
Stand: Januar 2016

Zweckverband zur Abwasserentsorgung Obere Schwabach Bürgermeister-Zeitl-Platz 1 91338 Igensdorf		Igensdorf, den	
Bauvorhaben: RÜB 2 Gräfenberg			
<b>Grundriss und Schnitte</b> RÜB 2 Gräfenberg			
Bea.	Januar 2016	Derfuß	Projekt - Nr. : 0161-AOS
Gez.	November 2015	Derfuß	
Gep.	Januar 2016	Müller	Plan Nr. : 2015-015
			Beilage : 3
			Maßstab : 1 : 50/100
			Format : A 0
ENTWURFERFABRIK: SCHNEEBERG UND KRAUS SACHVERSTÄNDIGEN GMBH		91338 Igensdorf Gräfenberger Str. 6 ☎ 09152 - 959980 Fax 09152 - 959982 email info@schneebergkraus.de 04255 Tschöke Höndler Weg 2 ☎ 04256-140364 Fax 04256-140365 email tsch@tsj-online.de	
		Igensdorf, den 11.01.2016 DIP.-ING. FRANK BREMME BREMME 13128 13128	